
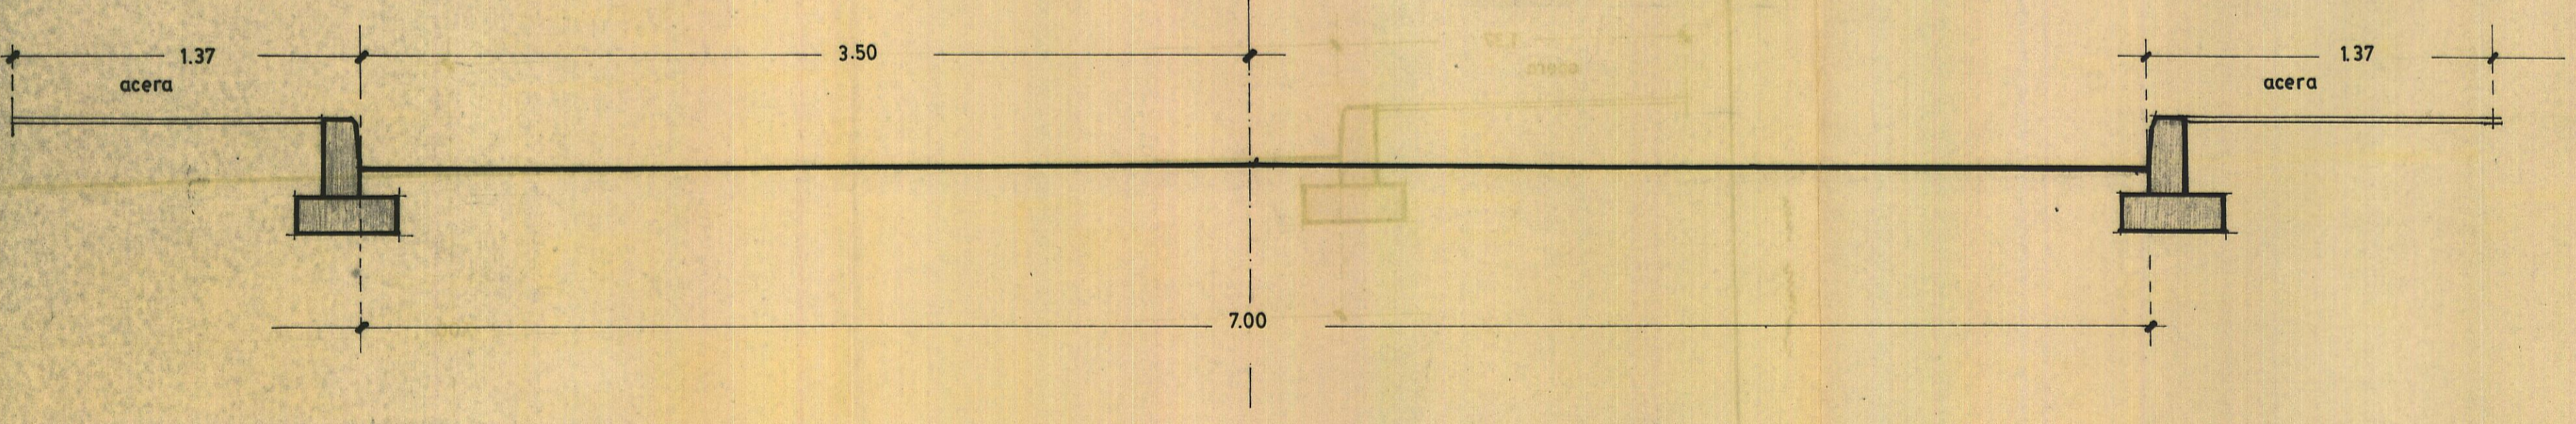
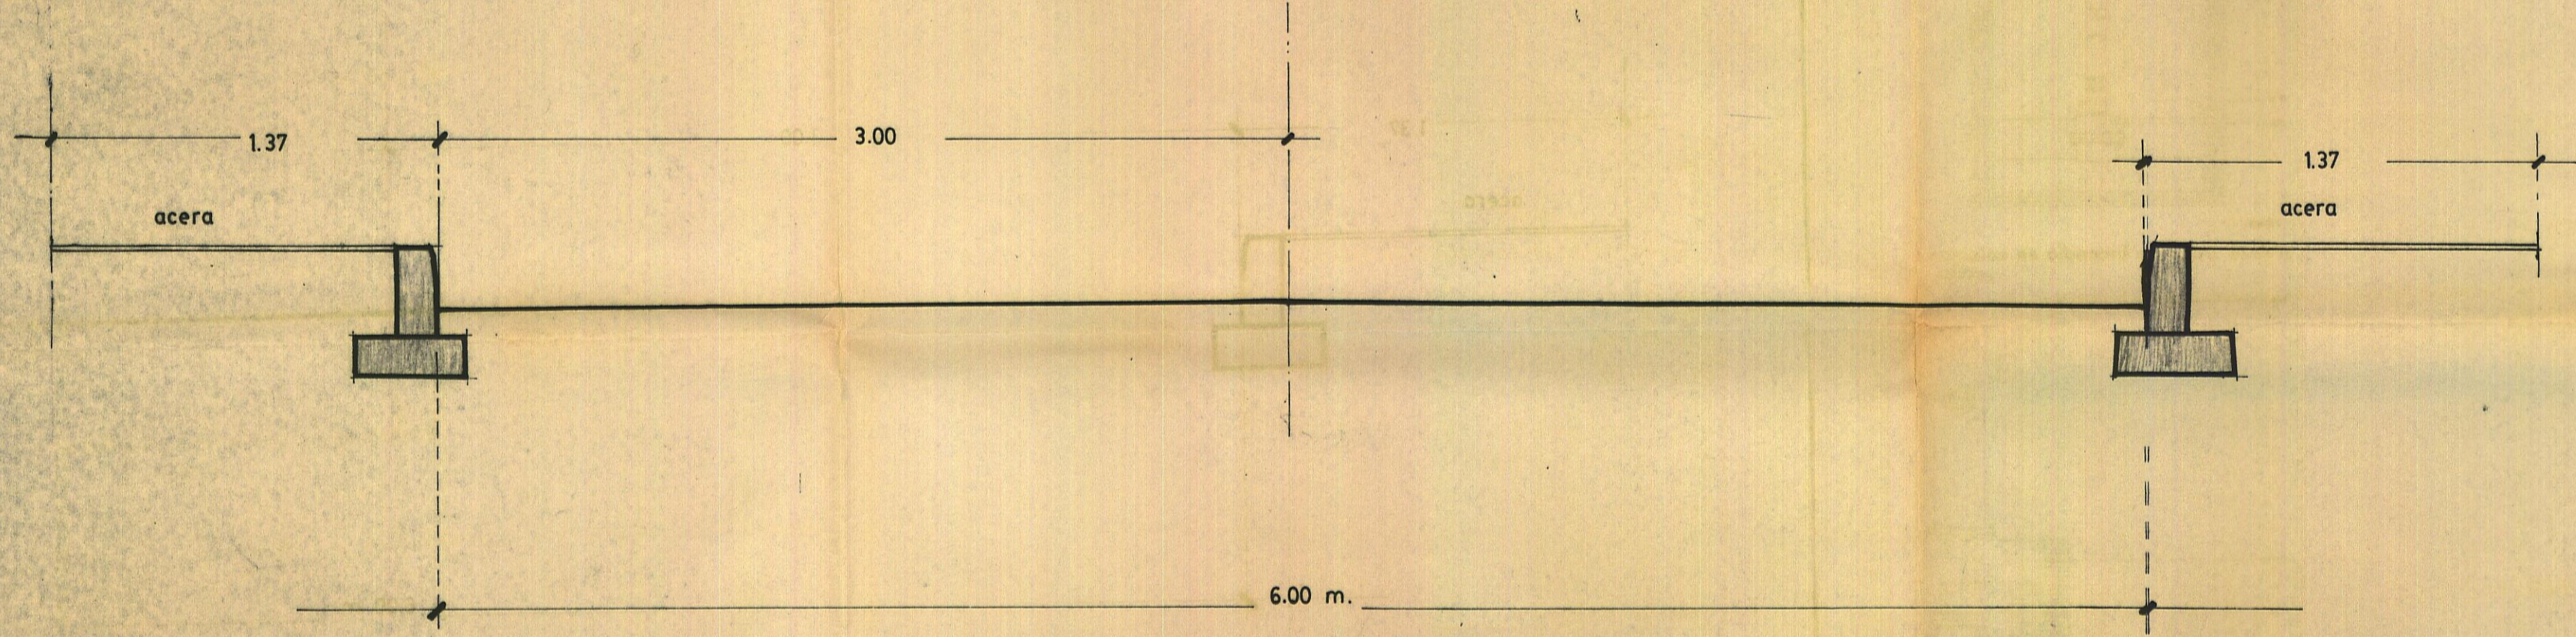
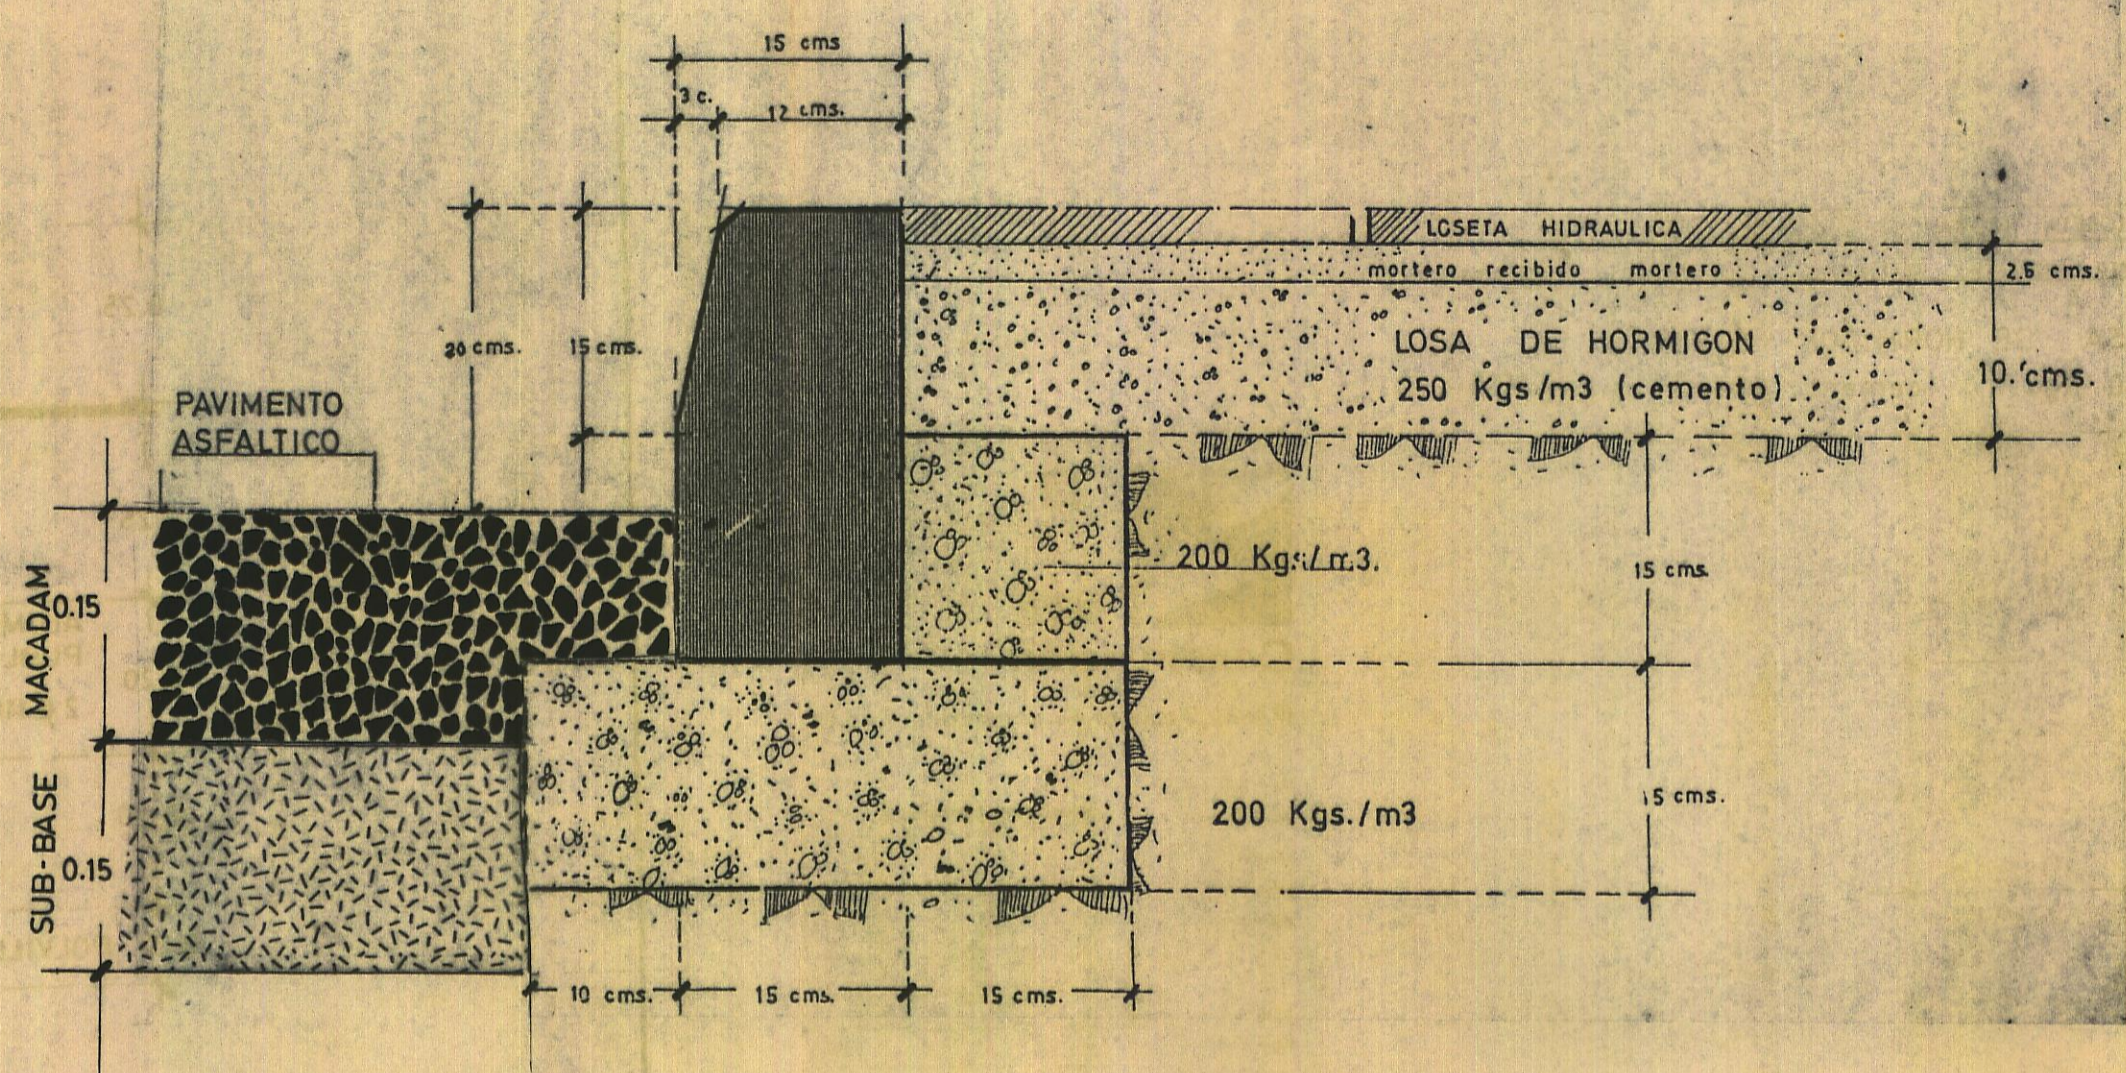


SECCION TIPO
DISTINTOS SERVICIOS BAJO ACERAS

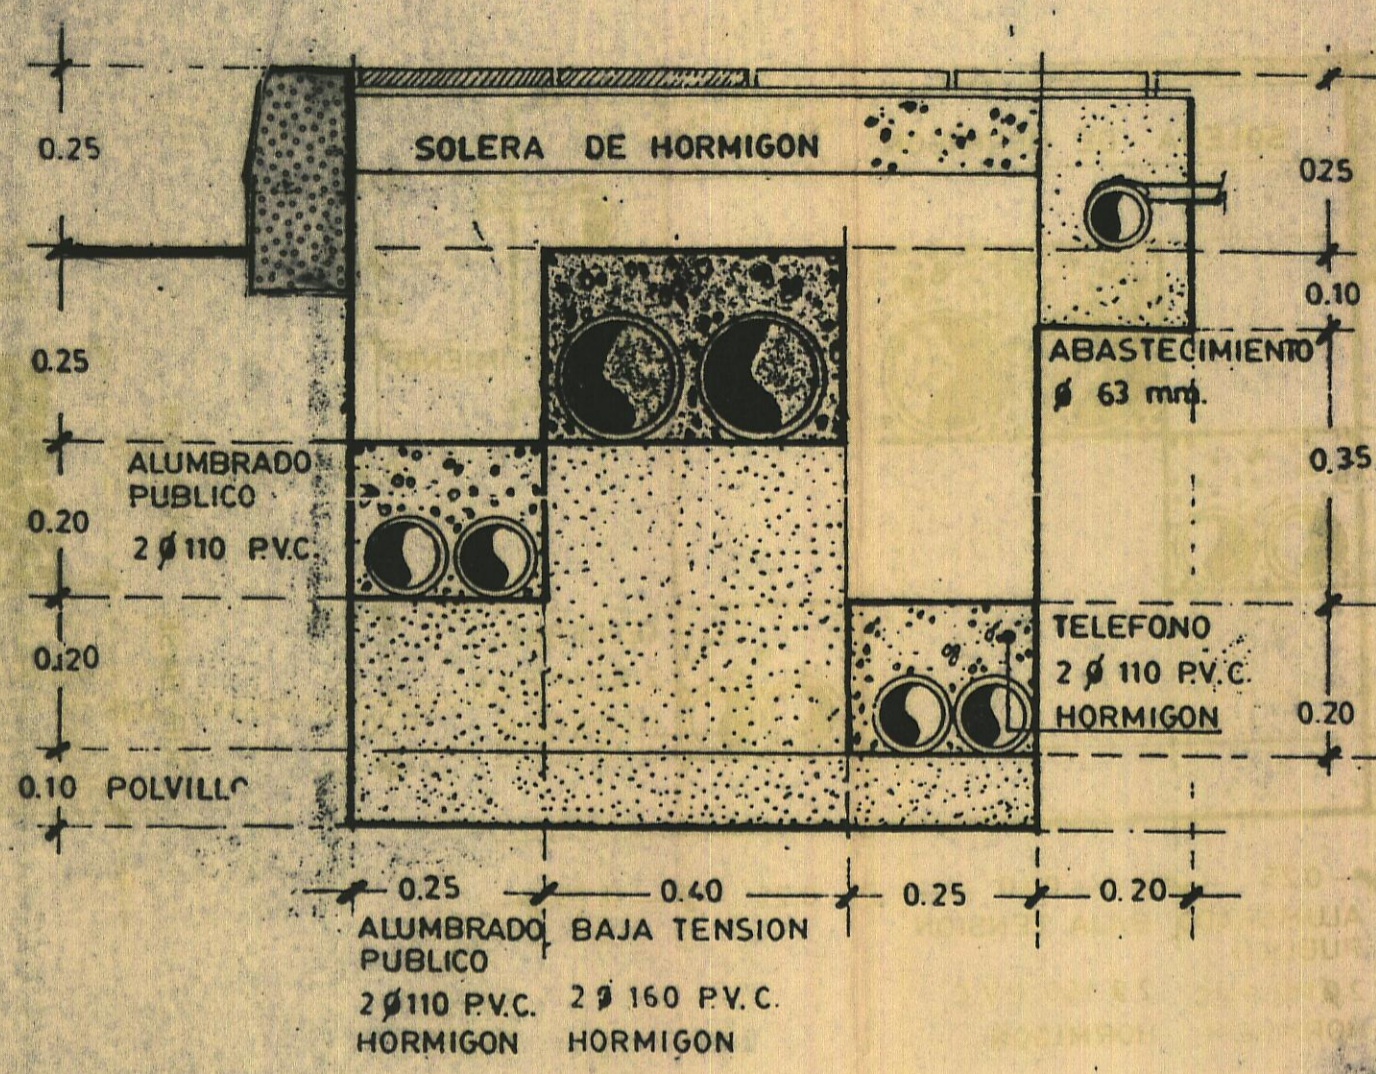

SECCION TIPO CALZADA
ESCALA 1:20

Instalaciones de Fontanería

NTE Construcción

Abastecimiento

1976

IFA-24 Arqueta de acometida-Tipo-D

IFA-25 Toma de tubería en carga-Tipo-B

IFA-26 Boca de incendio en columna colocada-D-F-G

IFA-3 Llave de paso. La llave de compuerta se conectará a la conducción, con la pieza de conexión correspondiente al tipo de tubería empleado.

IFA-9 Tapa para arqueta de acometida. Quedará enrasada con el pavimento.

EFH-7 Hormigones. Hormigón de resistencia característica 175 kg/cm² en construcción de muro y dadas para soporte de la llave.

RSS-3 Solera para instalaciones. De 10 cm de espesor, de hormigón de resistencia característica 100 kg/cm².

EFL-6 Muro aparejado de ladrillo. De 12 cm de espesor, de ladrillo macizo R-100 kg/cm² con juntas de mortero M-40 de 10 mm de espesor.

RPE-5 Enfoscado sin masear de paredes. Con mortero 1:3 de 15 mm de espesor y con acabado bruñido. Angulos redondeados.

IFA-1 Tubo y piezas especiales. El collarín de toma se colocará en la conducción con la salida hacia arriba.

IFA-4 Pieza de toma. Se practicará en la conducción una perforación, de igual diámetro que el de salida del collarín, mediante aparato perforador que impulse la salida del agua durante la operación.

IFA-7 Boca de incendio en columna. Se conectará a la conducción mediante un carrito nervado, anclado a un dedo de hormigón, cuidando que la columna quede vertical.

EFH-7 Hormigones. Hormigón de resistencia característica 175 kg/cm² en formación de anclaje de la boca de incendio. Dimensiones en cm, 00-00-20.

DILIGENCIA DE APROBACION
Se consigna para hacer constar, que el presente expediente fue aprobado en sesión del Ayuntamiento, Pleno de 31 JUL 1989 en Mogán - 1 MAR 1990



PROYECTO DE PLAN PARCIAL

EL HORNO

EL HORNO BCO. ARGUINEG. T.M. MOGAN

petionario ILTRE. AYUNTAMIENTO DE MOGAN

PLANO DOCUMENTO ESCALA/S varias

SECCIONES TIPO DETALLES

NUM. 18

Francisco J. González González